

**PROGETTO DI FATTIBILITÀ TECNICA - ECONOMICA**

PIANO NAZIONALE DI RIPRESA E RESILIENZA (PNRR)  
MISSIONE 4: ISTRUZIONE E RICERCA

Componente 1 - Potenziamento dell'offerta dei servizi di istruzione: dagli asili nido alle Università  
Investimento 1.1: Piano per asili nido e scuole dell'infanzia e servizi di educazione e cura per la prima infanzia

**"COSTRUZIONE DI UN ASILO NIDO IN VIA GIOBERTI"**

CUP: I35E24000130006 - CIG: B35AD5BB4E

**GRUPPO DI PROGETTAZIONE**  
Arch. Antonio Mugnolo (capogruppo)  
Ing. Giuseppe Angrì  
Ing. Emiddia Tuccillo  
Arch. Francesca Sepe  
Dott. Geol. Giovanni Sposito



**RESPONSABILE DEL PROCEDIMENTO**  
Ing. Carmine D'Amore

**IL SINDACO**  
Avv. Giacomo Romano

Progetto Antincendio con indicazione di estintori e vie di esodo


**IA2**

scala 1:100

DATA : Novembre 2024

**LEGENDA**

	USCITA D'EMERGENZA		ESTINTORE
	VIA DI ESODO ORIZZONTALE		LUOGO SICURO

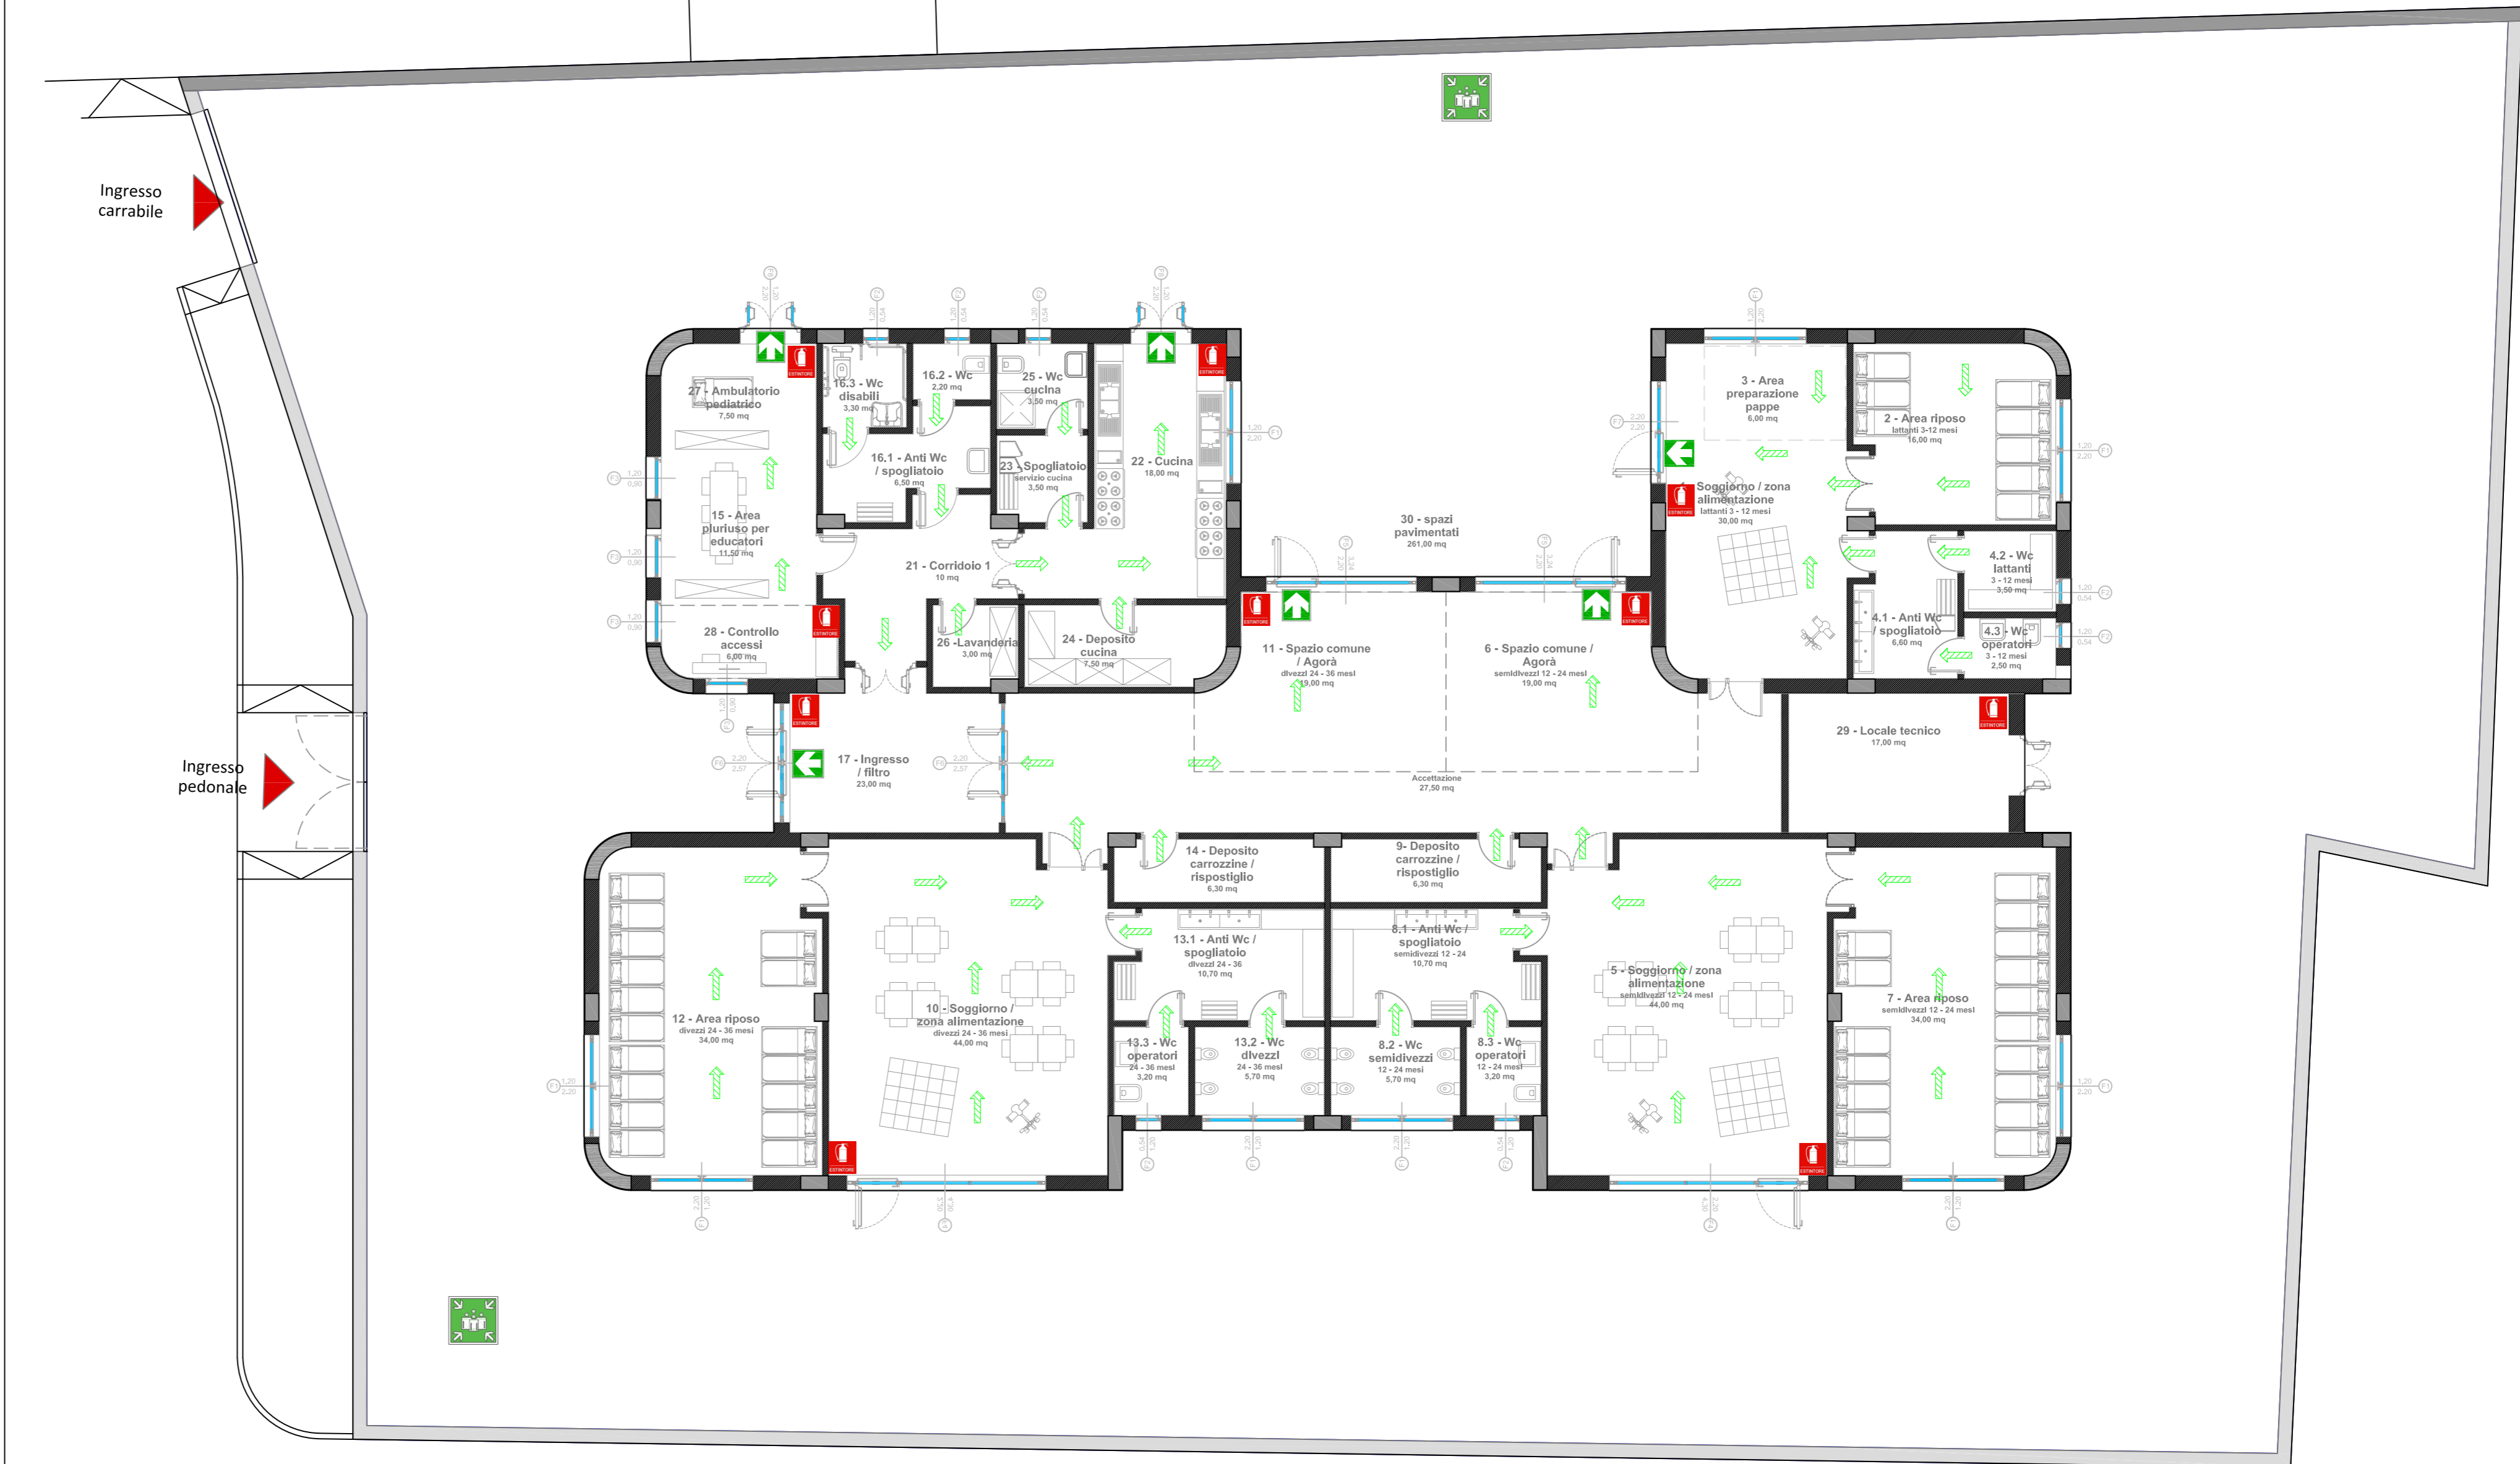

PIANTA PIANO TERRA